

LEGENDA DE INDICAÇÕES

ILUMINAÇÕES	INTERRUPTORES
IL.00 — CÓDIGO	IL.00 — CÓDIGO
00 — CIRCUITO	00 — CIRCUITO

LEGENDA DE SIMBOLOS


	PONTO DE ILUMINAÇÃO NO TETO
	PONTO DE ILUMINAÇÃO NA PAREDE
	INTERRUPTOR SIMPLES COM 01, 02 OU 03 TECLAS H=110CM

LUMINOTECNICO LEGENDA DE NOTAS-CHAVE

COD.	DESCRIÇÃO
IL.01	SPOT DE SOBREPOR
IL.02	SPOT DE EMBUTIR
IL.03	FITA DE LED EMBUTIDA NO FORRO
IL.04	FITA DE LED DENTRO DA SANCA
IL.06	PENDENTE 01
IL.07	PENDENTE 02
IL.08	ESPELHO PARA INTERRUPTORES COR BRANCO

R03	08/05/2023	MARIA	REVISÃO DE PROJETO
R02	04/04/2023	MARIA	REVISÃO DE PROJETO
R01	07/02/2023	MARIA	EMIÇÃO INICIAL

REV.	DATA/DATE	RESP / BY	DISCRIMINAÇÃO / DISCRIMINATION
	ANALISE / COMENTARIOS	CONHECIMENTO / COTAÇÃO	APROVADO

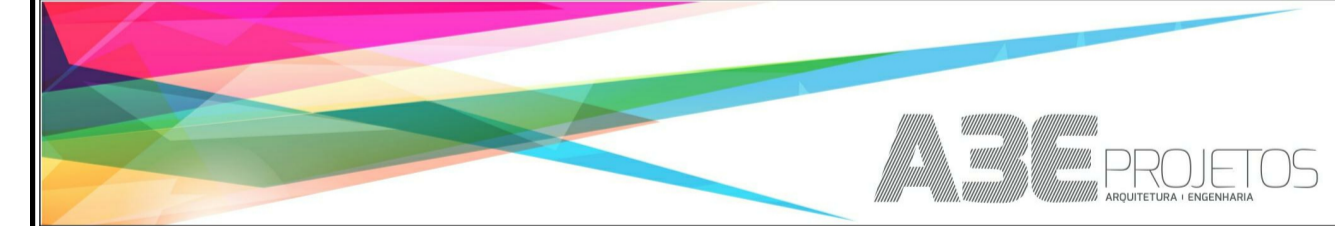

RESPONSÁVEL TÉCNICO: _____ PROPRIETÁRIO: _____

A3E PROJETOS LTDA - CAU 31475-7
 ARQ. BRUNO MOREIRA CUSTÓDIO - CAU A74073-8
 CONSELHO REGIONAL DE ENFERMAGEM DE SANTA CATARINA
 CNPJ/75.308.106/0001-56

PROPRIETÁRIO / OWNER:
 CONSELHO REGIONAL DE ENFERMAGEM DE SANTA CATARINA
 LOCAL / ADDRESS:
 AV. MAURO RAMOS, 224, BAIRRO CENTRO - CEP 88020-300
 FLORIANÓPOLIS-SC

PROJETO / PROJECT: 22013-REFORMA SEDE COREN-SC

DISCIPLINA / SUBJECT: **ARQUITETURA**

TITULO/DRAWING TITLE	ETAPA / STAGE:
OBRA: REFORMA SEDE COREN - SC	EX
REFERENCIA: 05-5º PAVIMENTO	FOLHA / SHEET
DESCRIÇÃO: PLANTA BAIXA LUMINOTECNICO - 5º PAVIMENTO	AQ.005.009

DATA / DATE: 27.01.2023	CONFERIDO / CHECKED: BRUNO	FORMATO / FORMAT: 841x594	ESCALA / SCALE: INDICADA	REVISÃO / REVISION: R03
ARQUIVO BIM-CAD / BIM-CAD FILE ID: 22013-AQ-EX-005.009-R03-PLANTA BAIXA LUMINOTECNICO - 5º PAVIMENTO				
a3e@projotos.com.br +55 47 3037.2323 - Rua Iguacu 209 - Sala 03 - Blumenau - SC - Brasil - a3eprojetos.com.br				

01 PLANTA BAIXA LUMINOTECNICO - 5º PAVIMENTO
 ESCALA 1:50